



DISPOSIZIONI DELLE APPARECCHIATURE ELETTRICHE PER L'ELIMINAZIONE DELLE BARRIERE ARCHITETTONICHE

Si ricorda che la fascia di accessibilità compresa tra i 40 e 140 cm è riferita alle apparecchiature normalmente utilizzate e manovrate dall'utente fruitore dei locali o degli spazi e non si riferisce ai componenti installati in funzione di scelte progettuali che migliorano la sicurezza e l'economia dell'impianto.

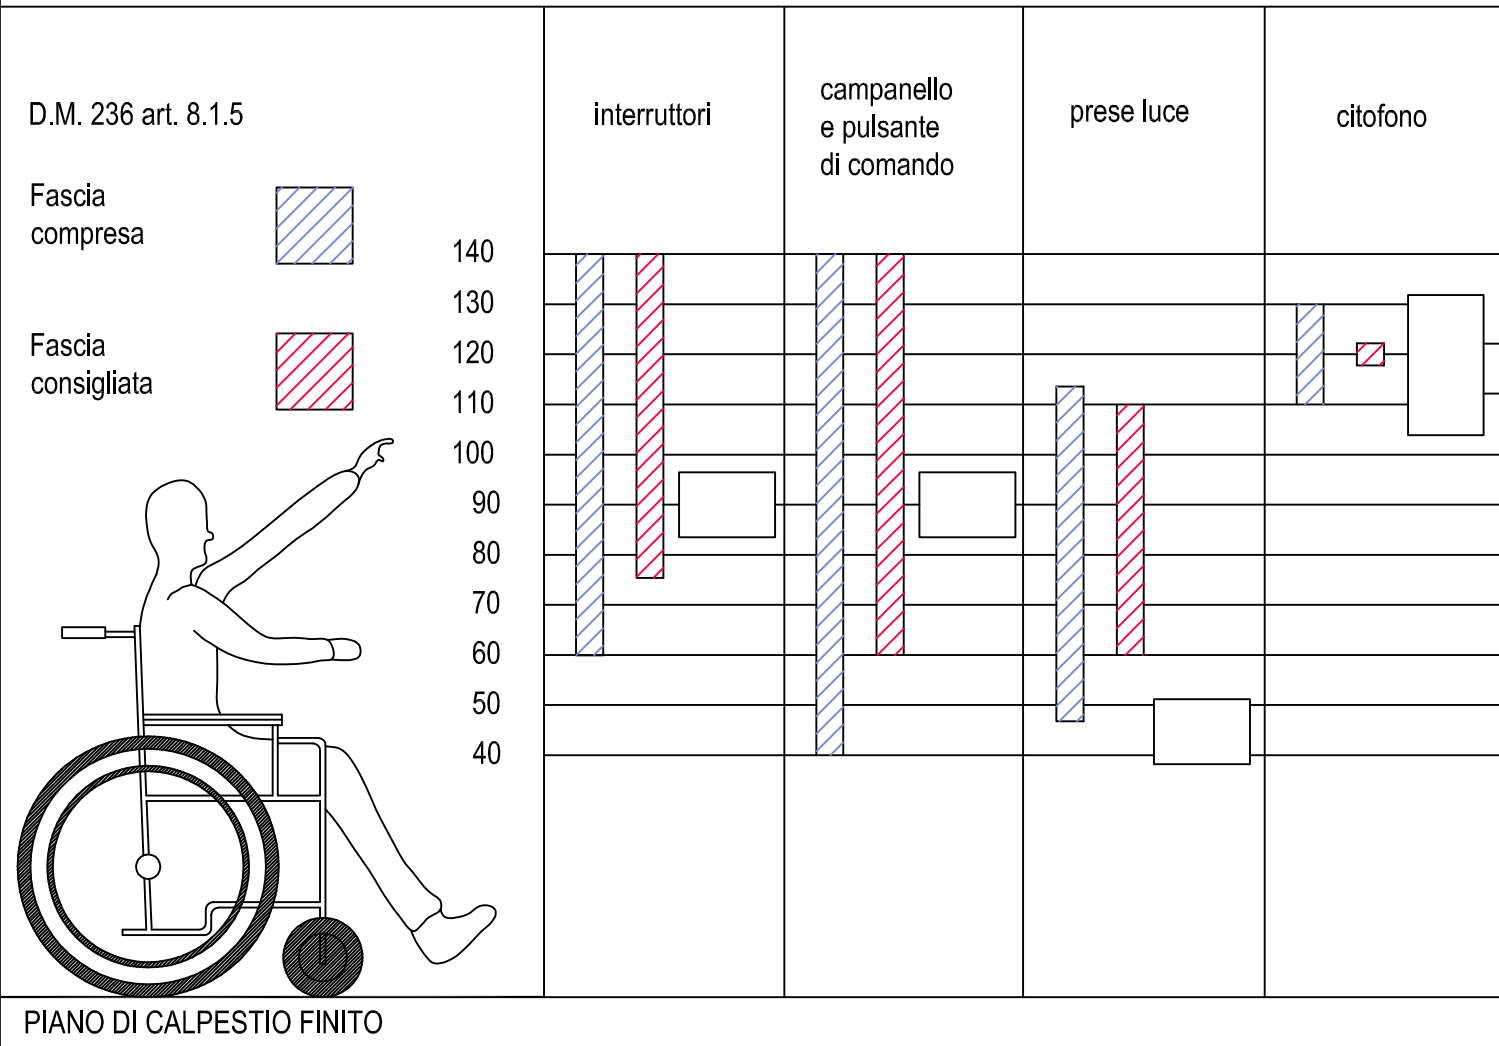


PARTICOLARE: QUOTE INSTALLATIVE CONSIGLIATE

Quote per apparecchiature di comando, controllo e prelievo energia
Tenuto delle prescrizioni e dei commenti della Norma CEI 64-8 art. 752.55.1 e 537.5.2

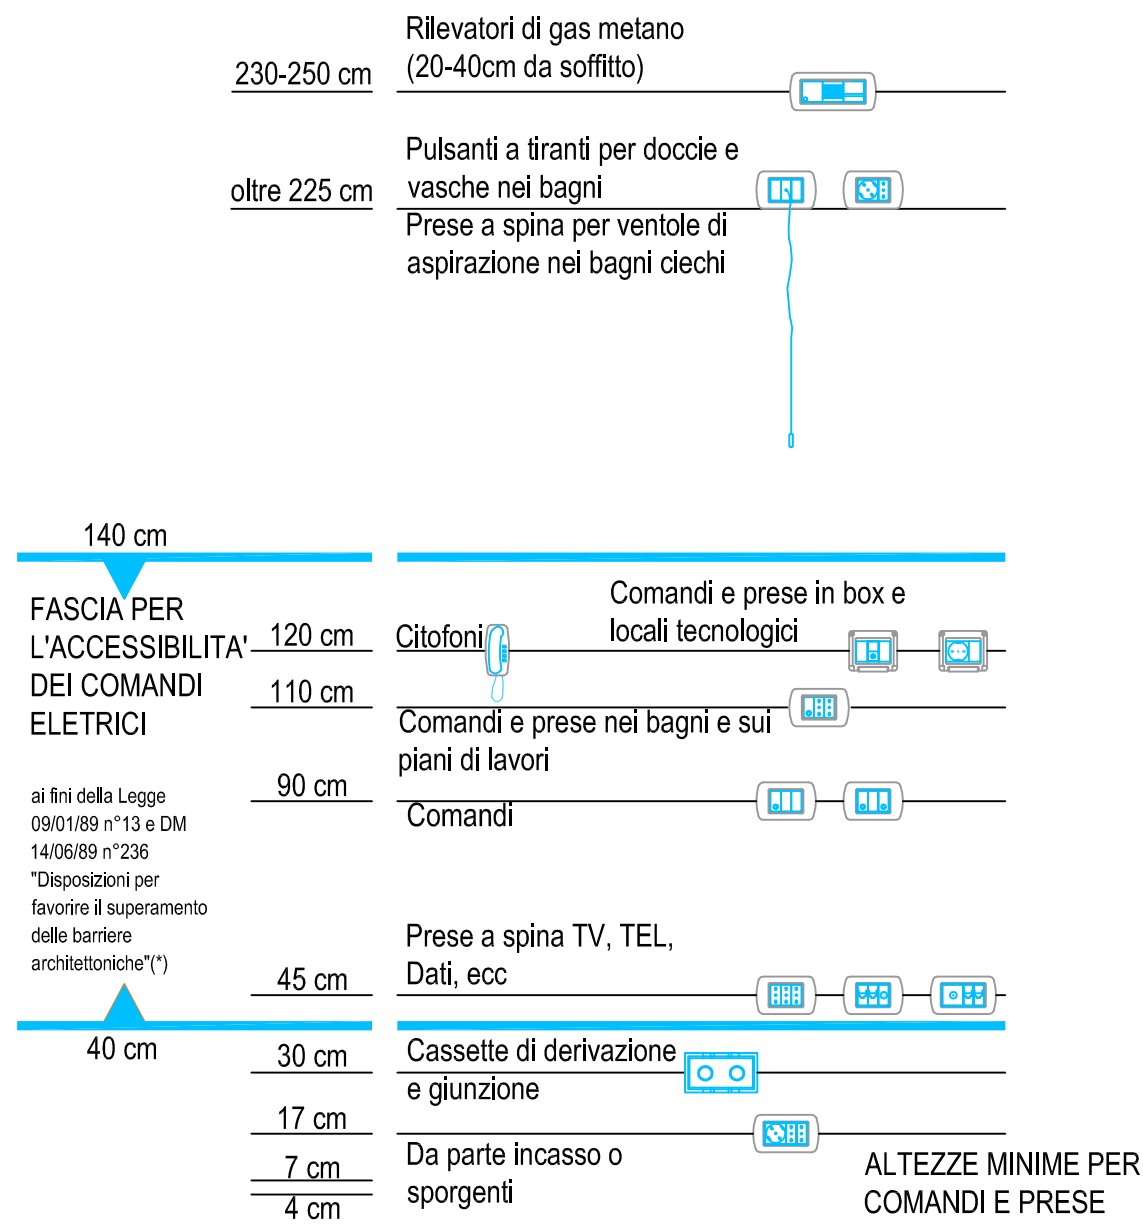

(*) E' possibile installare prese a spina e comandi fuori dalla fascia di accessibilità del DM 236, per esigenze funzionali allo sviluppo dell'impianto elettrico e per facilitare la manutenzione e/o la sostituzione di apparecchiature elettriche fisse da parte di personale qualificato.

PARTICOLARE: POSTO DI LAVORO

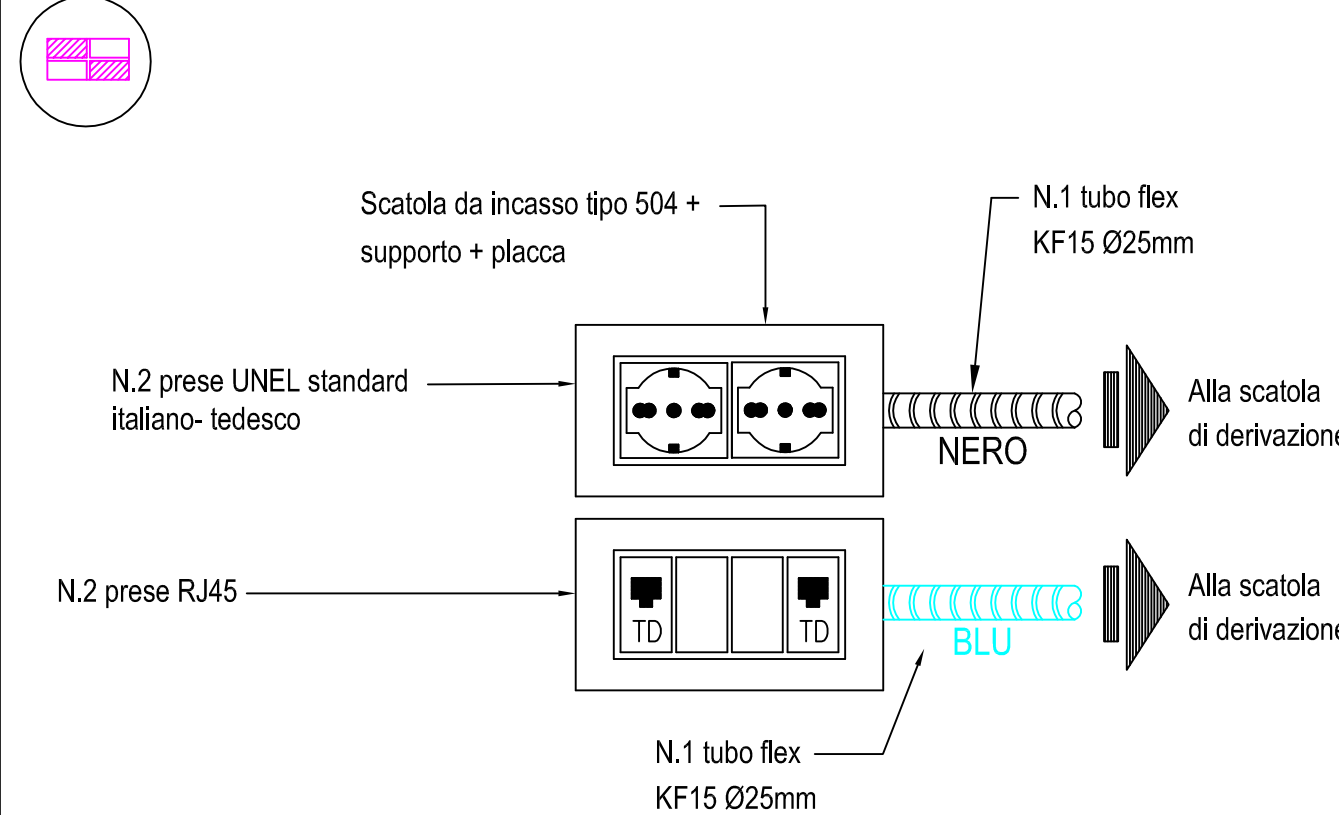

PIANTA PIANO SECONDO

Scala 1:100

LEGENDA

	Scatola frutto da incasso tipo 503
	Copriforo
	Interruttore unipolare
	Deviatore
	Pulsante
	Rilevatore di presenza
	Pulsante di annullamento di chiamata
	Presse bipasso 2P+T 10/16 A
	Presse UNEL 2P + T 10/16A
	Interruttore bipolare allaccio boiler
	Quadro elettrico di distribuzione
	Scatola di derivazione
	Presse TV
	Presse trasmissione dati
	Pulsante di chiamata a tirante
	Rilevatore ottico di fumo di tipo indirizzato
	Pulsante manuale allarme incendio di tipo indirizzato
	Segnalatore ottico acustico allarme incendio
	Citofono interno
	Porter
	Proiettore di suono da parete per diffusione sonora
	Rilevatore volumetrico a doppia tecnologia
	Tastiera per ins./disins. Impianto antintrusione
	Lampada autonoma per illuminazione d'emergenza
	Lampada autonoma per illuminazione vie d'esodo
	Posto di lavoro n°2 scale tipo 504 (vedi particolare costruttivo)
	Cronotermostato ambientale
	Rilevatore di fumo lineare
	Plafoniera lineare con lampada LED (equiv. a lamp. fluorescente 1x36W)
	Applique a parete a luce diffusa con lampada LED
	Applique a parete a luce diffusa con lampada LED + gruppo di emergenza autonomo
	Lampada da parete in vetro satinato con lampada LED (L=350 mm)
	Lampada da parete in vetro satinato con lampada LED (L=350 mm) + gruppo di emergenza autonomo
	Applique a parete a luce diffusa con lampada LED
	Applique a soffitto a luce diffusa con lampada LED
	Faretto da parete con lampada a LED
	Faretto da parete con lampada a LED
	Plafoniera lineare con lampada LED (equiv. a lamp. fluorescente 2x58W)

REGIONE UMBRIA
COMUNE DI TREVÌ

PROGRAMMA INTEGRATO DI RECUPERO
TREVÌ CAPOLUOGO
(Approvazione DGR445 del 21/04/2004)

Progetto per il completamento dei lavori della
UMI83 - S.Francesco

Variente n°1

Progetto architettonico e strutturale:
Arch. Giovanni Bianconi
Ing. Fabrizio Menghini
Collaboratore:
Arch. Raffaele Roggia

Progetto Impianti elettrici e meccanici
Ing. Crispoldo Nalli



R.U.P.:
Geom. Nazzareno Chioccioli

PROGETTO ESECUTIVO

IMPIANTI ELETTRICI		IE05	
SCHEMA PLANIMETRICO PIANO SECONDO		Data Edizione: Scala: Novembre 2017 1:100	
Rev. n.	Nota di revisione	Data	File
01	Nov 2017	Nov 2017	14034-PEI-IE05-800 elettrico piano secondo
		Cod. Inc.	Redatto
		17-009	ING. C. NALLI
			ING. C. NALLI
			ING. C. NALLI

COOPERSTUDIO s.a.s.
via Col di Lana n.3/G - 06034 Foligno (PG) - tel. e fax 0742 691395 - e-mail: info@cooperstudio.it
- La diffusione o la riproduzione, anche parziale, di questo elaborato è vietata ai termini di legge -